
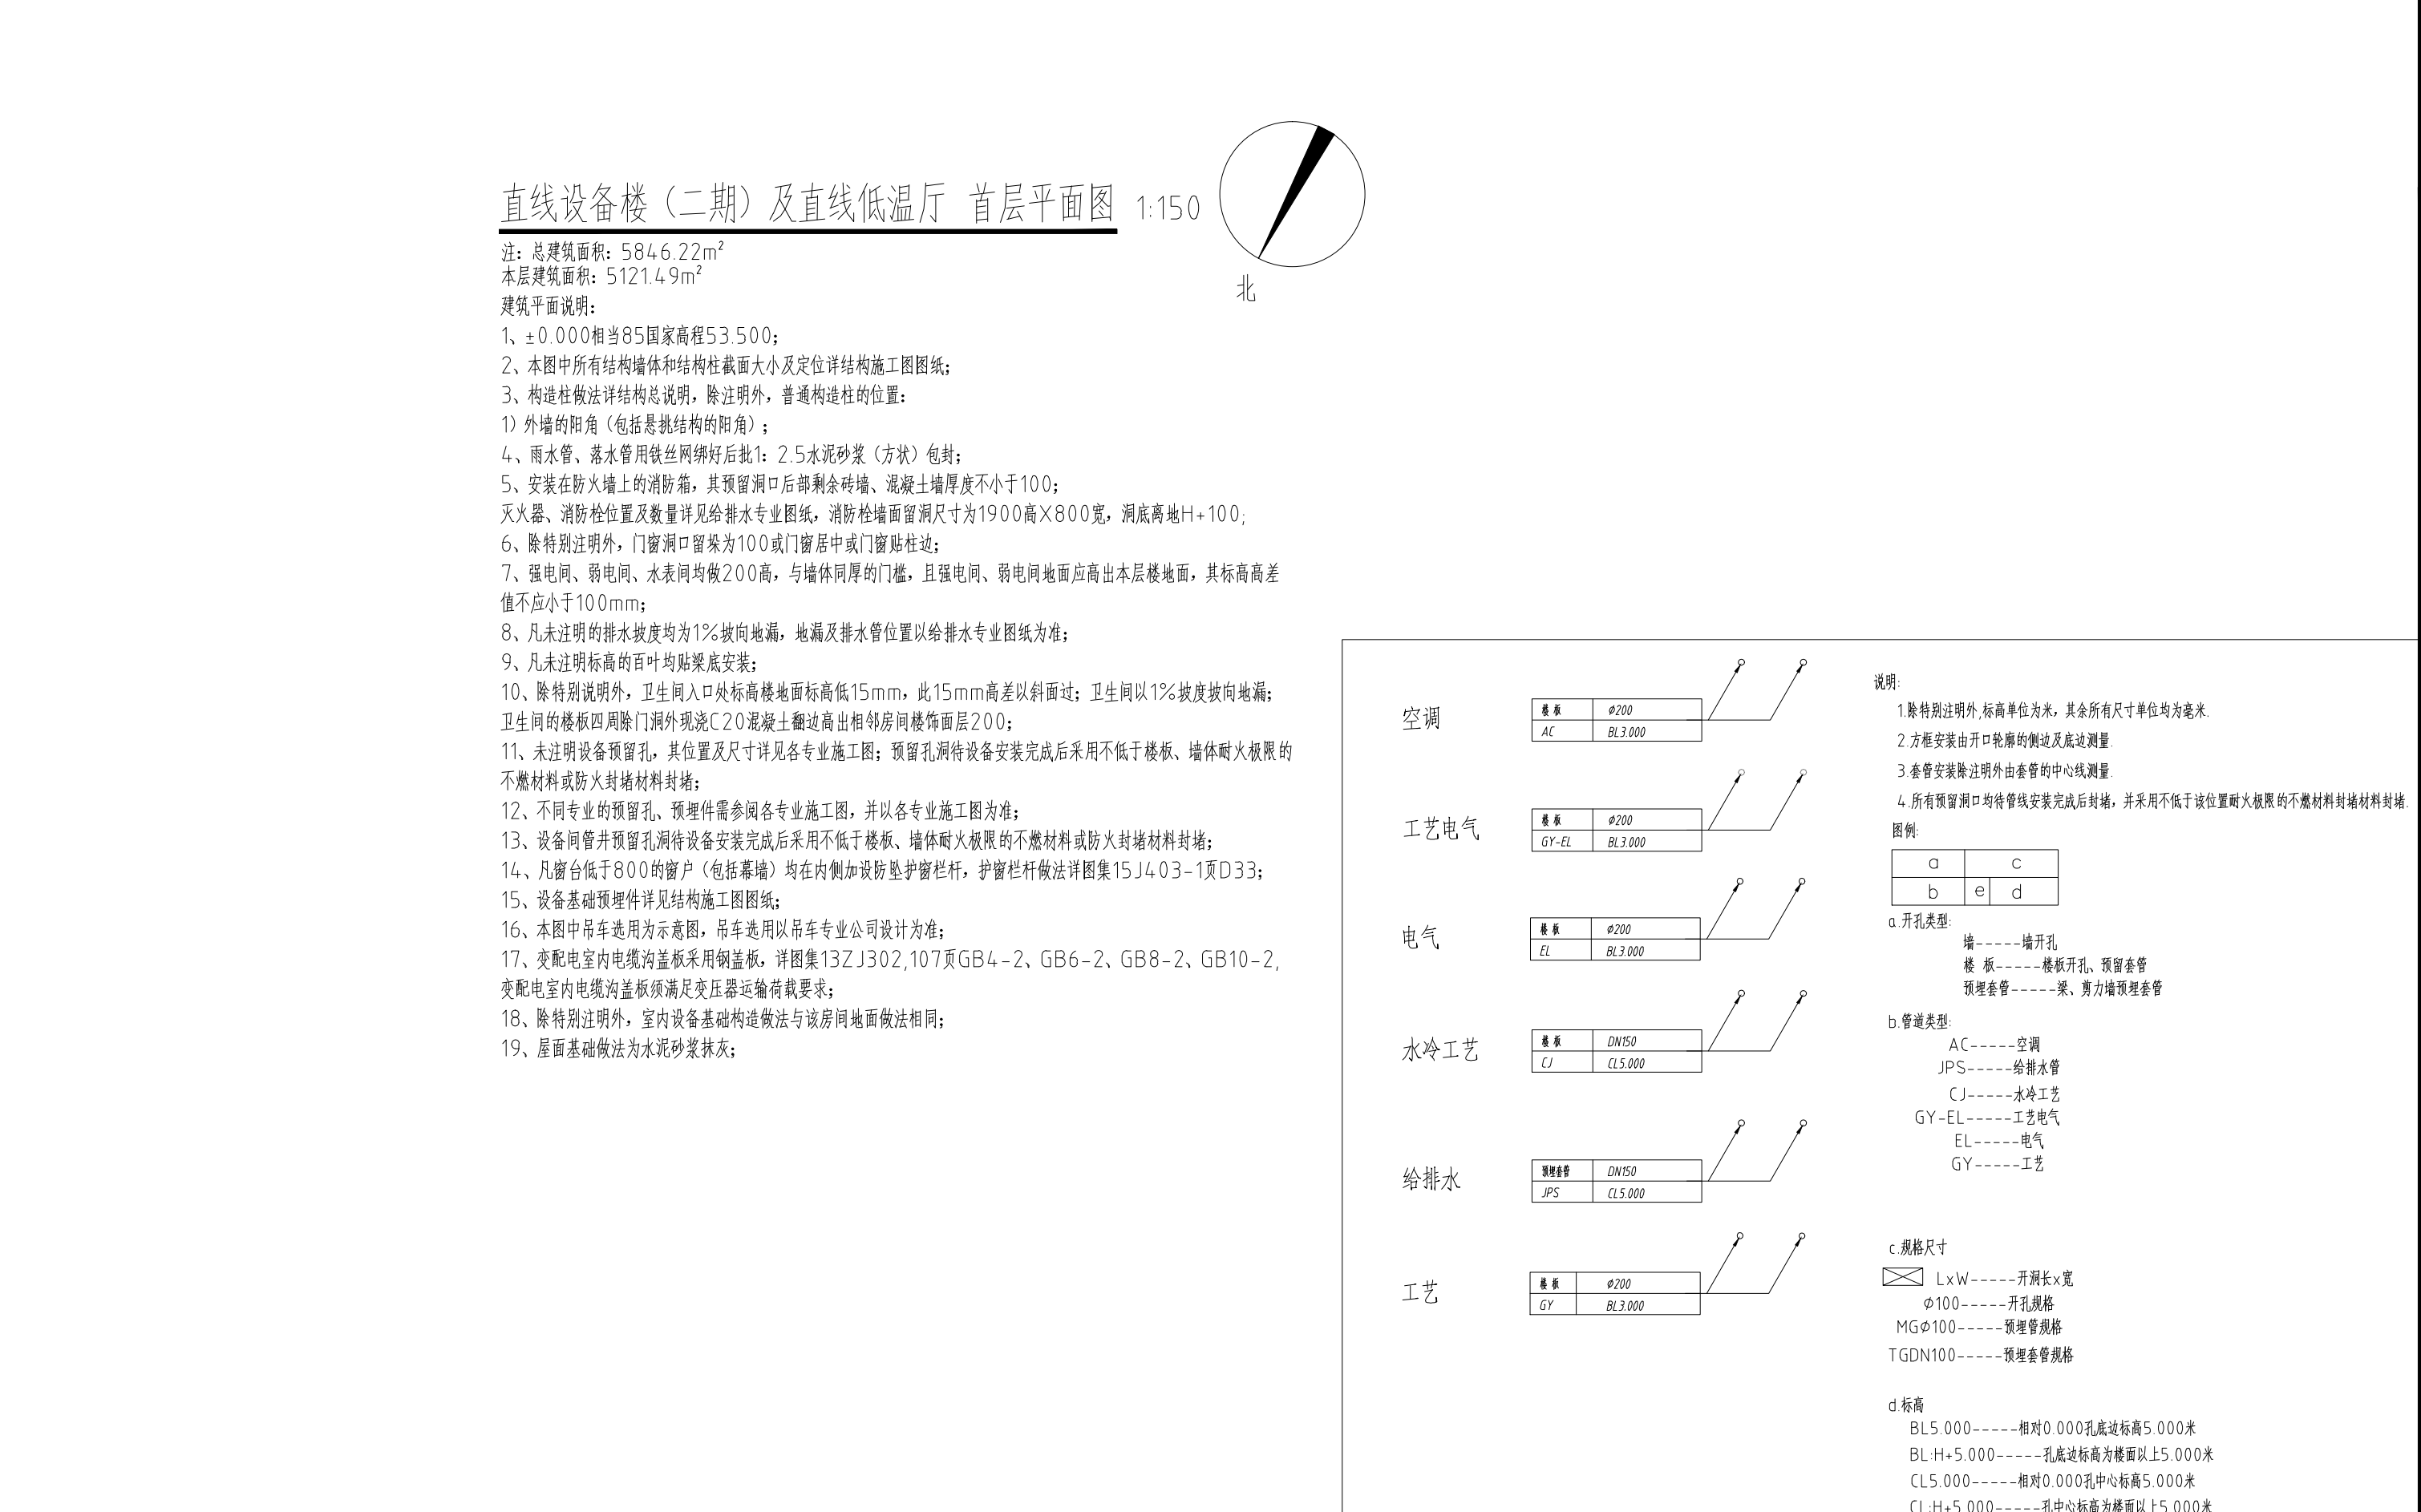
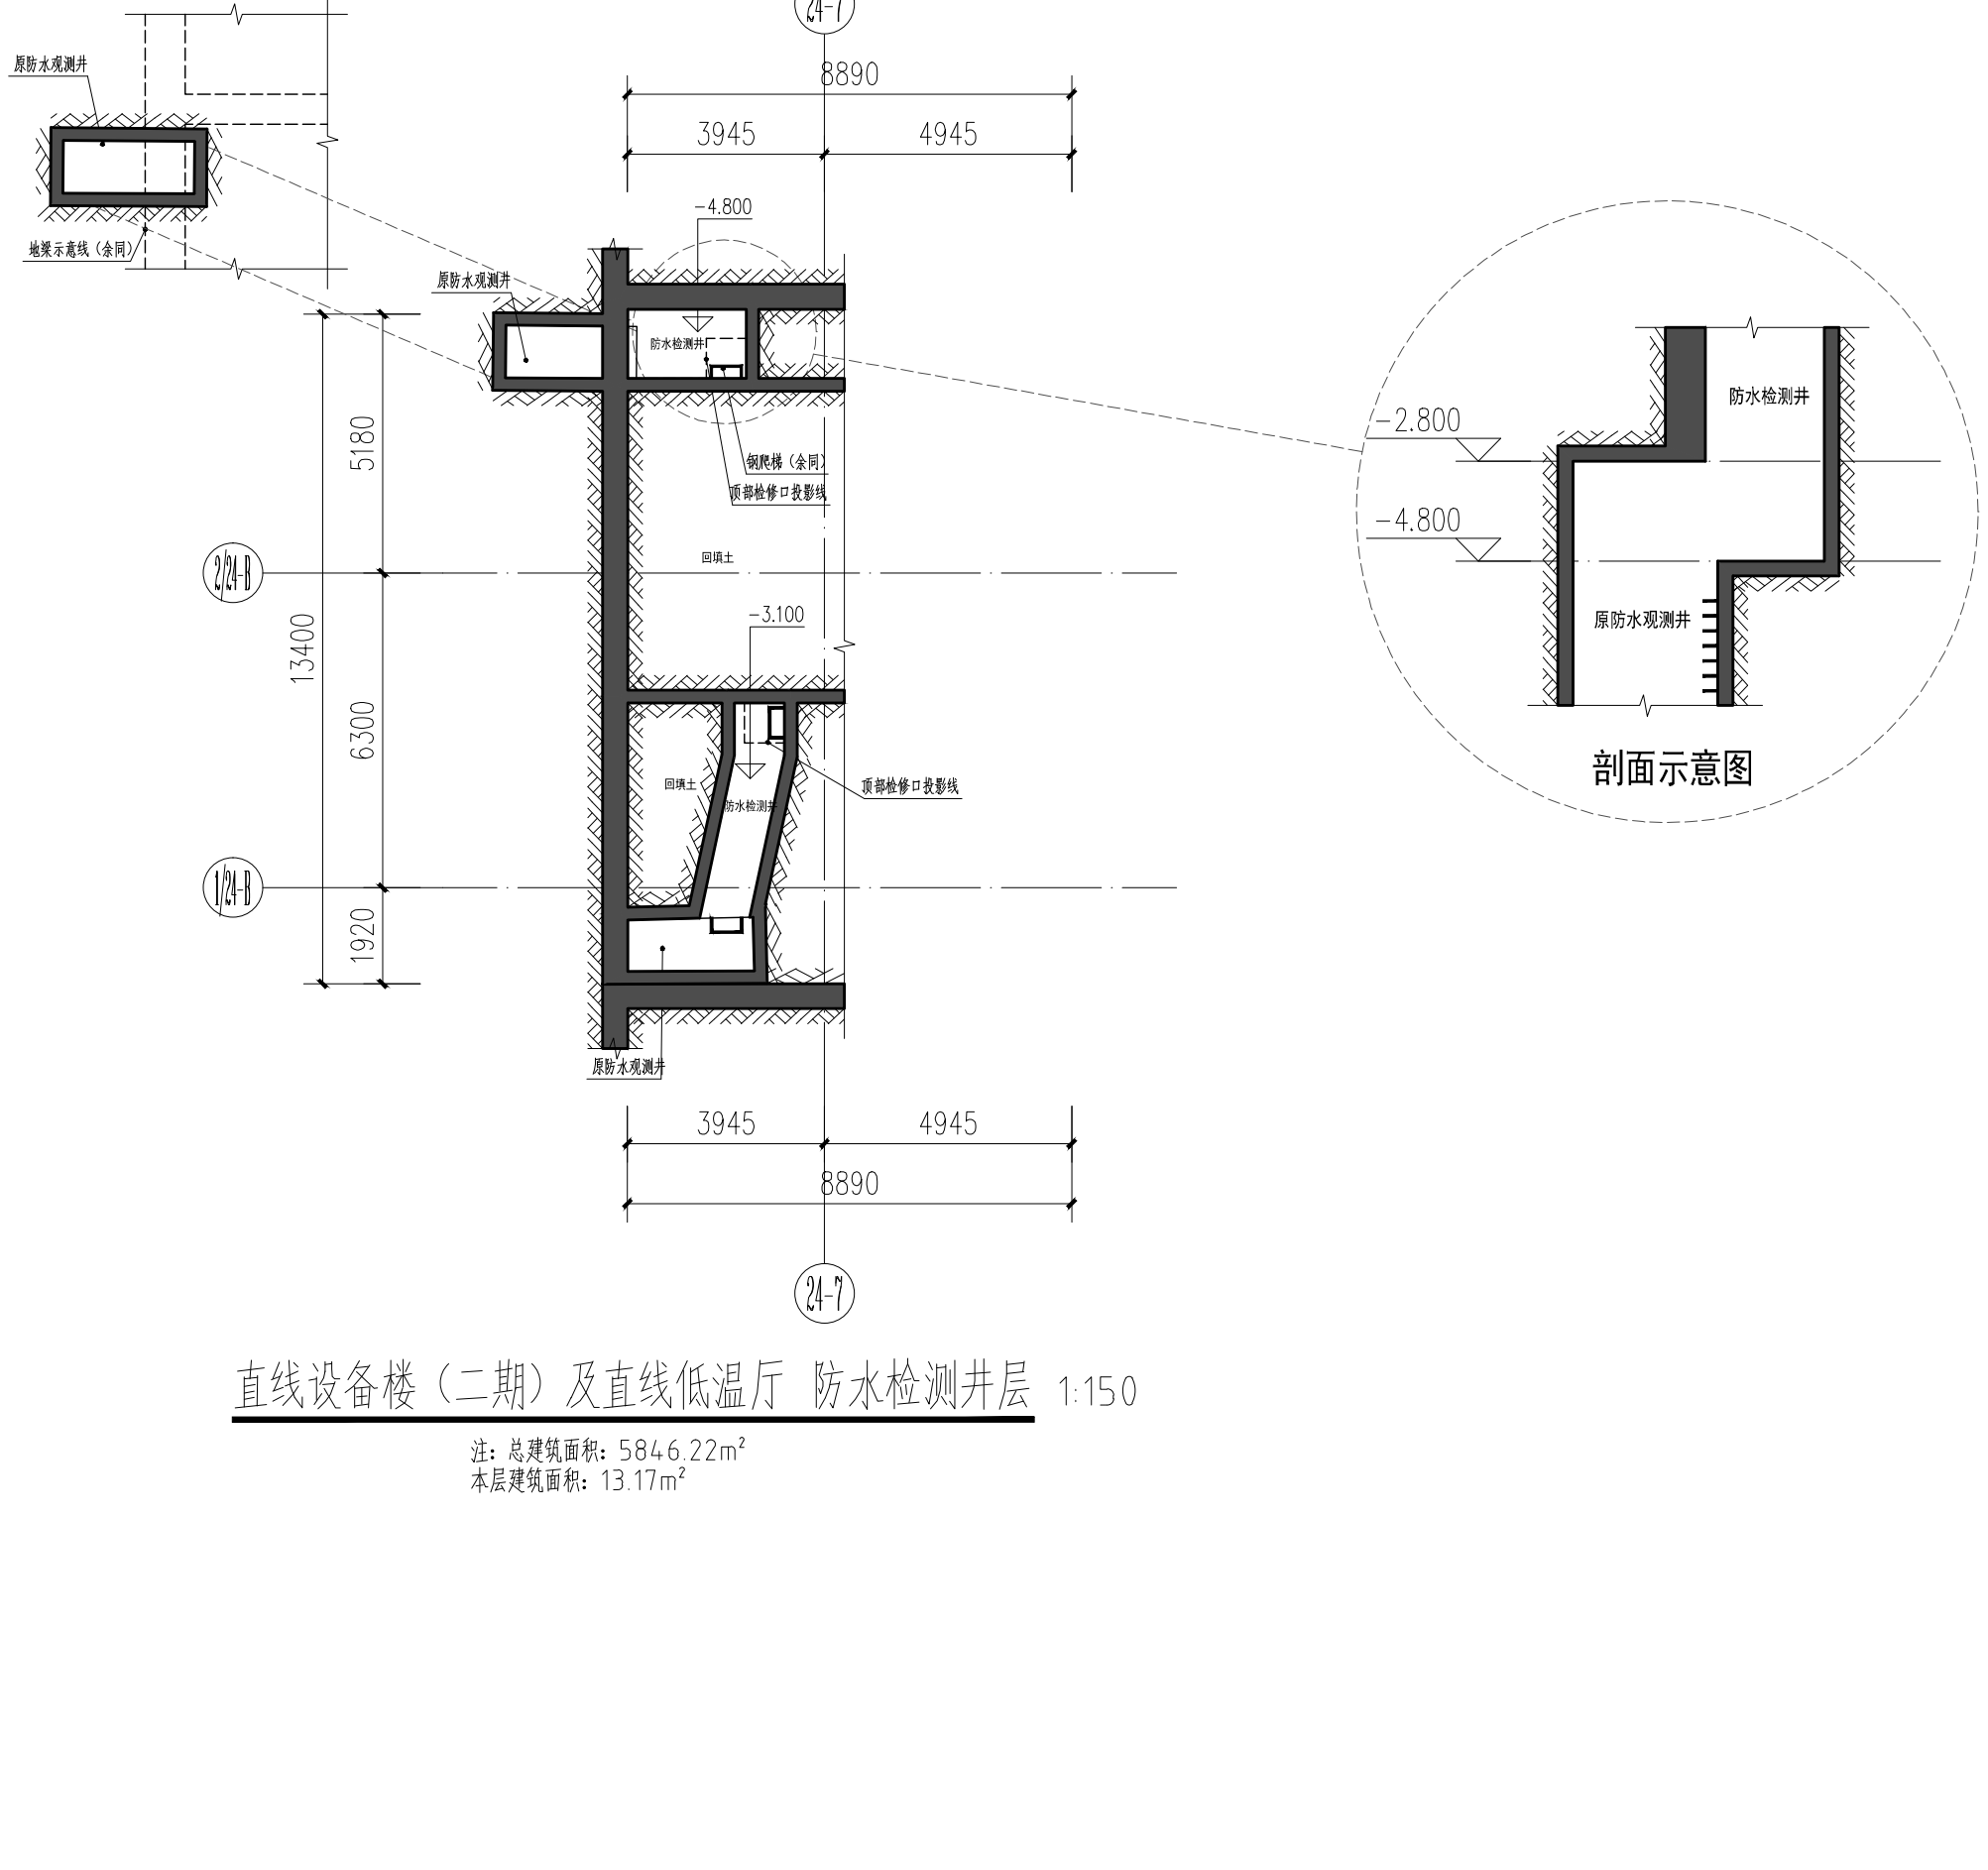
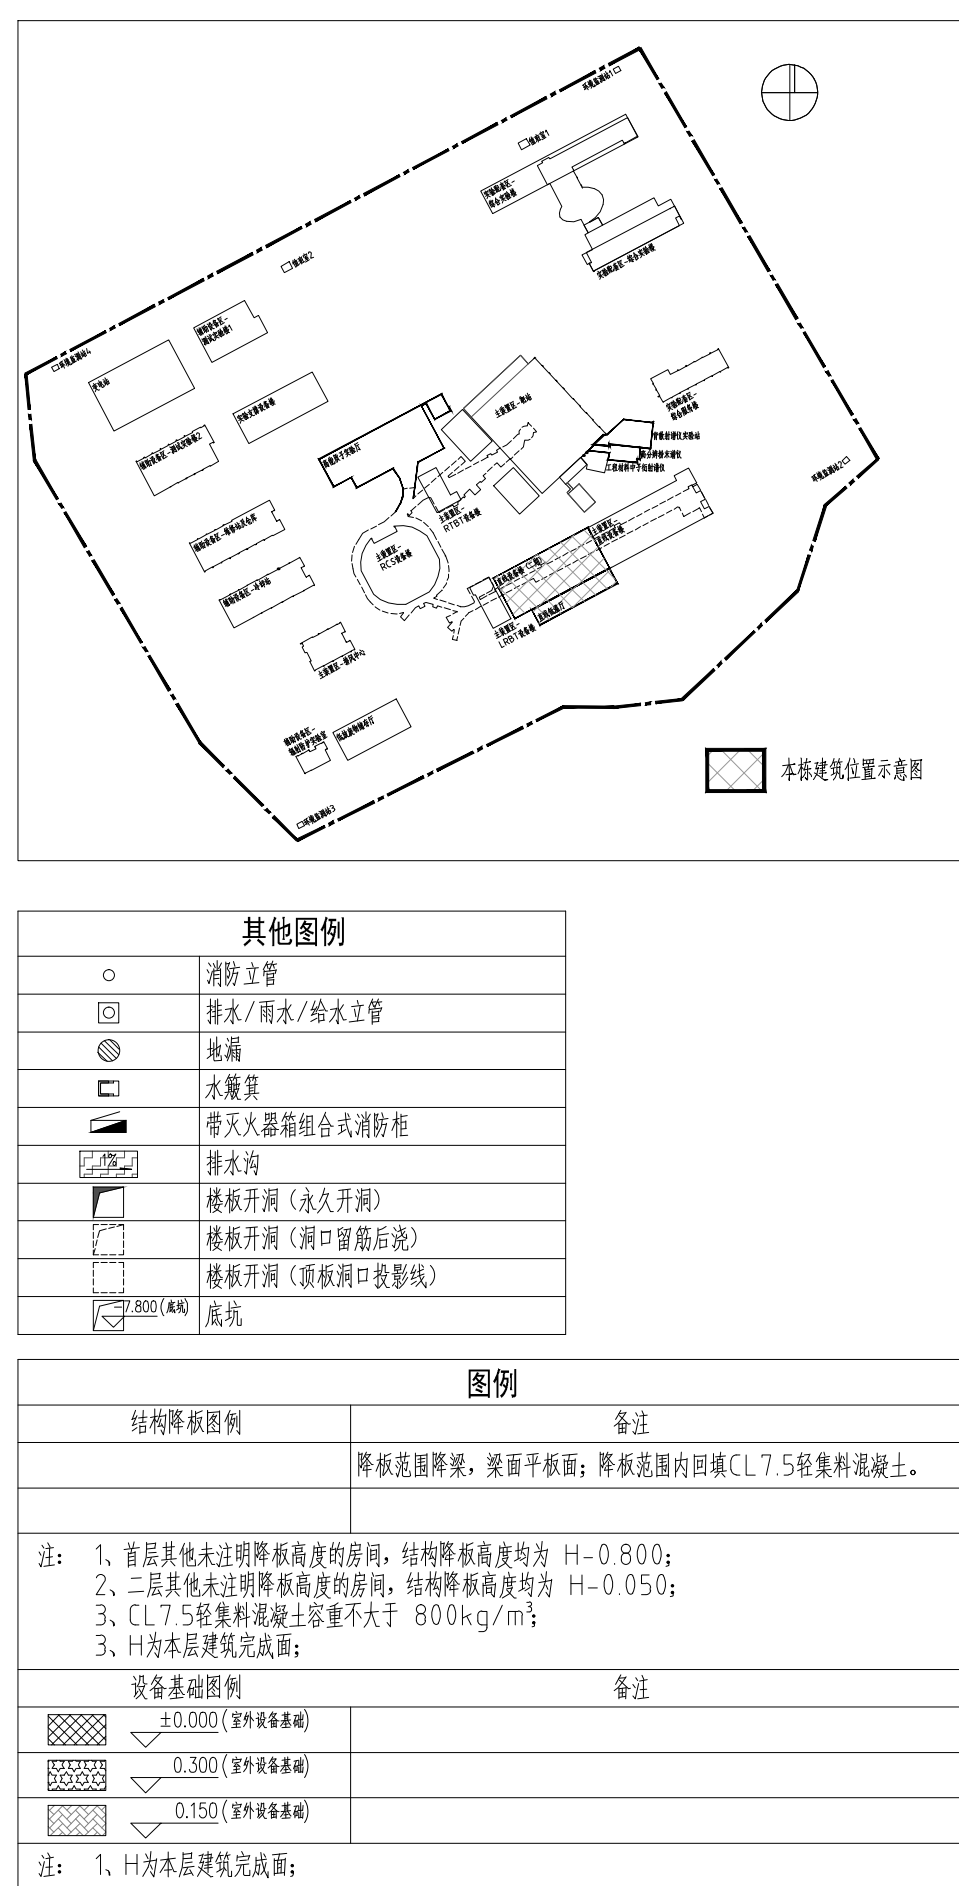
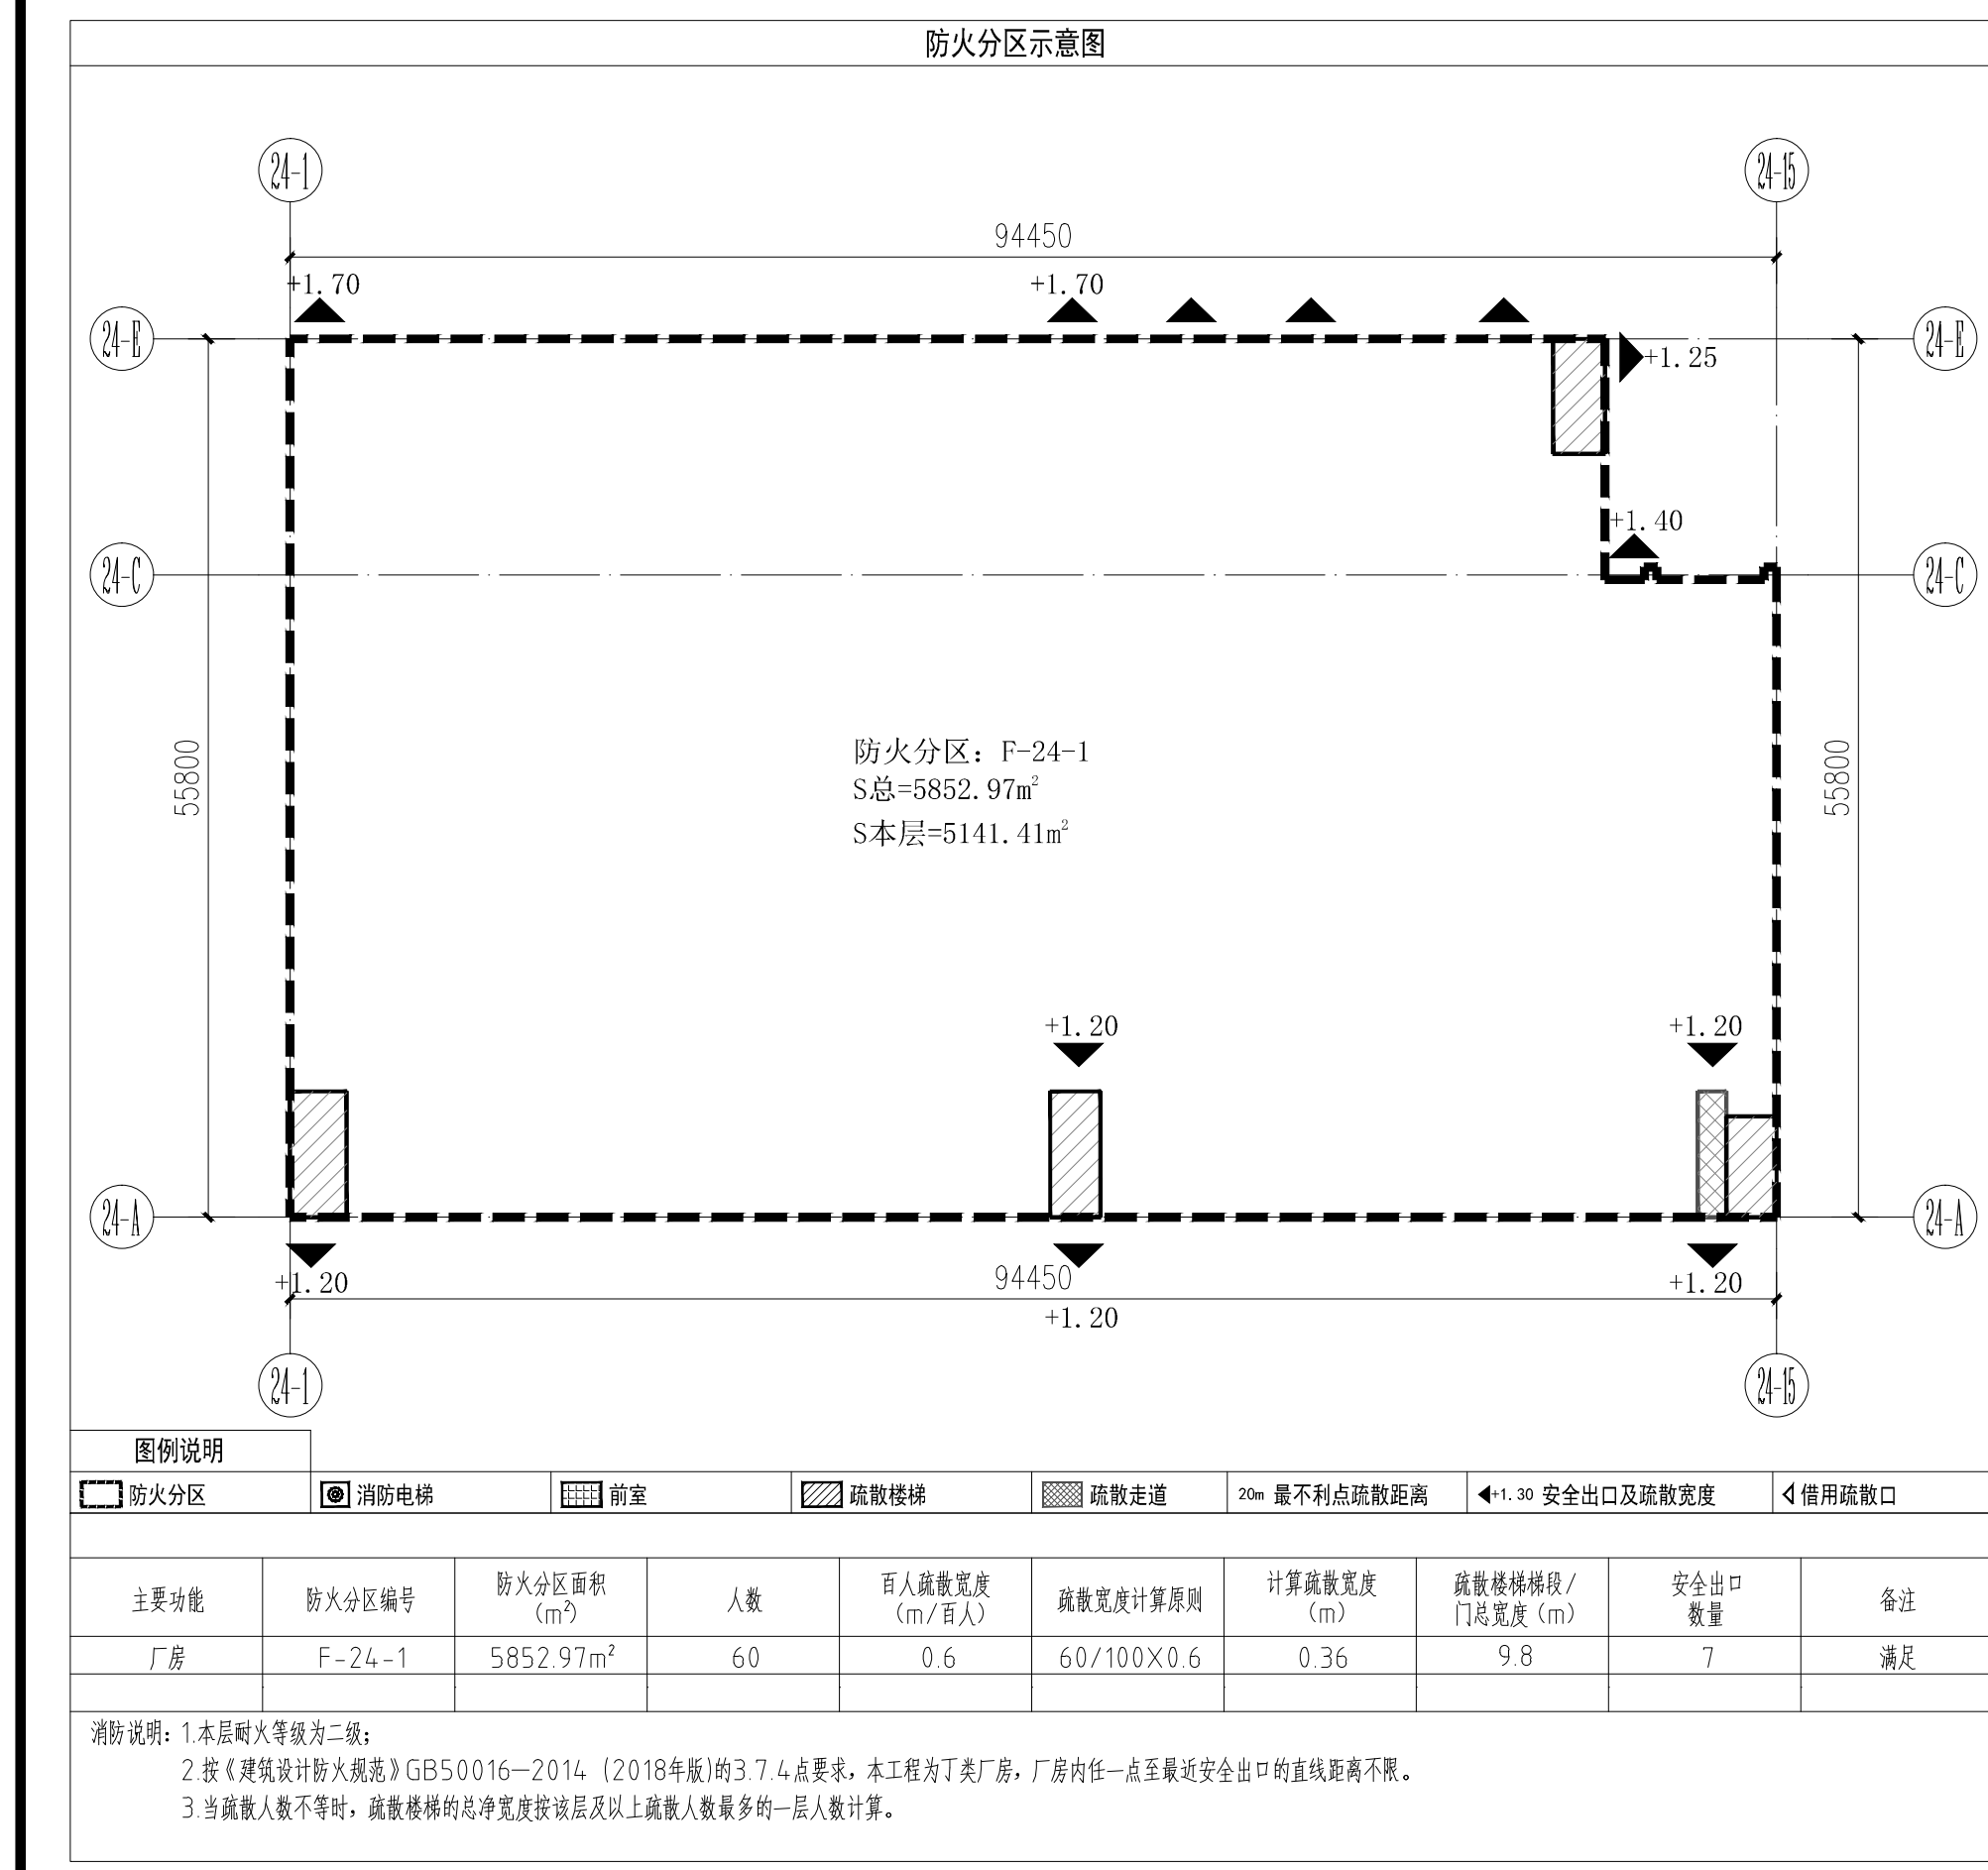


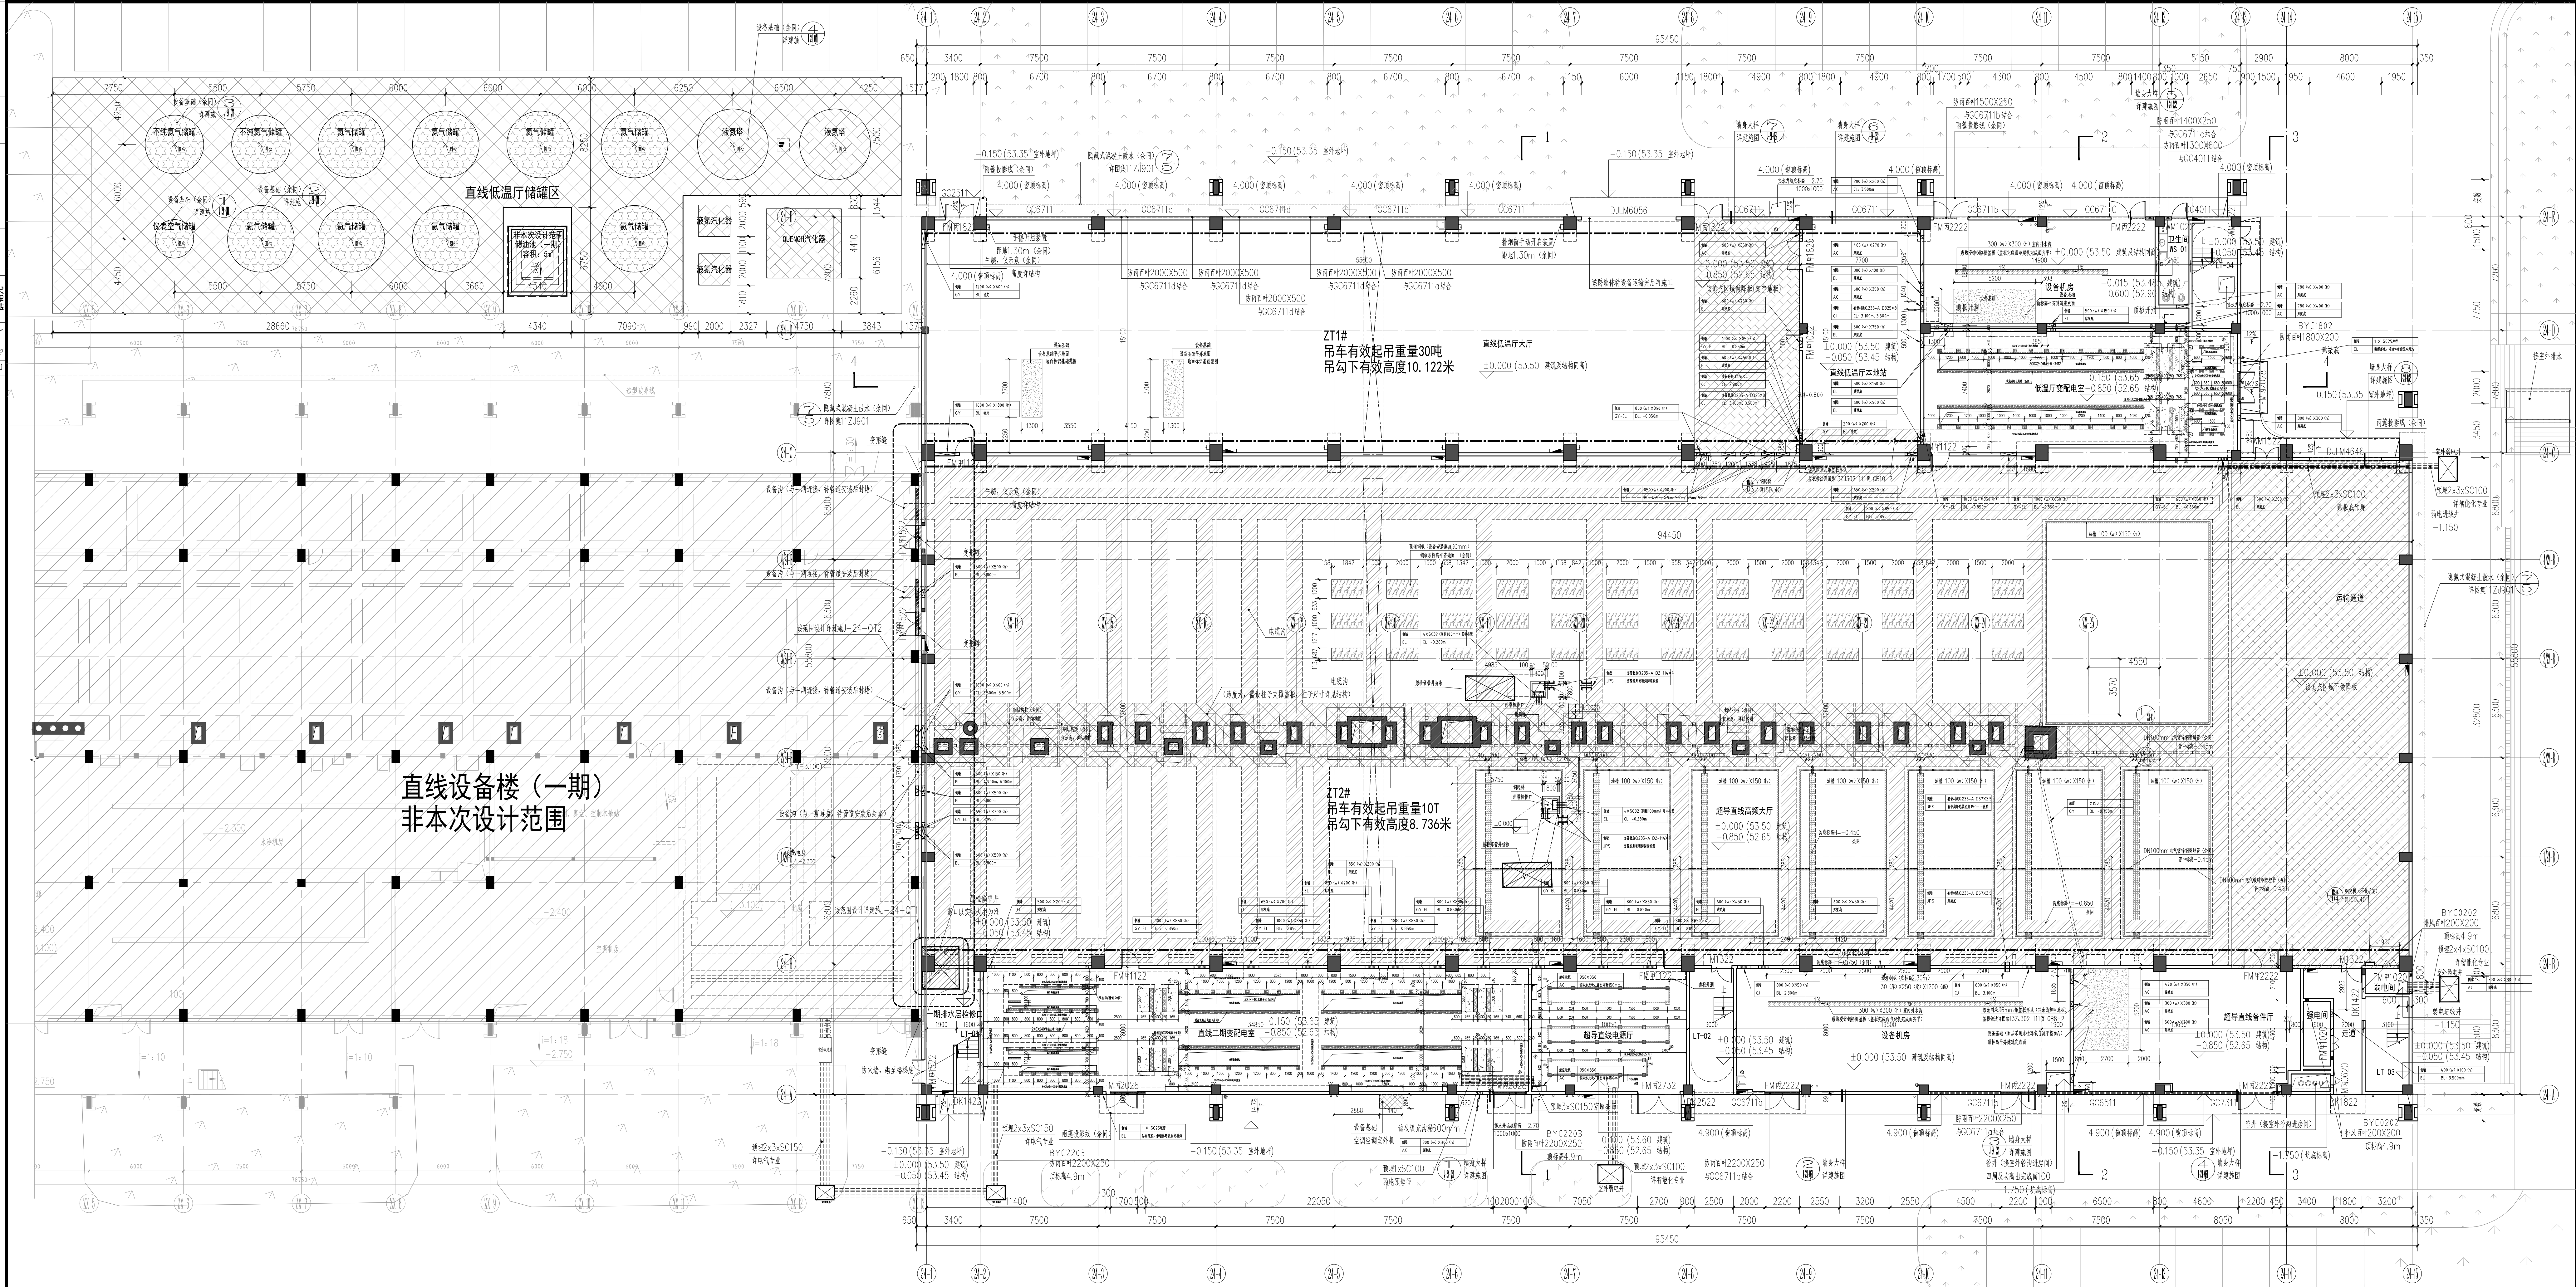

项目	修改内容	修改人
图名	图号	
总工程师	高迎春	
审定	潘莉	
审核	赵松林	
设计	姚迪	
总负责人	王瑾	
专业负责人	陈仁杰	
校核	王瑾	
设计	许祥威	
设计单位	中国科学院高能物理研究所	
项目名称	中国散裂中子源二期工程	
专业	建筑	
设计阶段	施工图	
图名	直线设备楼 (二期) 及直线低温冷储库首层平面图	
图号	J-24-01	
日期	2024.05	
备注	版权所有, 不得复制或套用公开。 ALL RIGHTS RESERVED.	