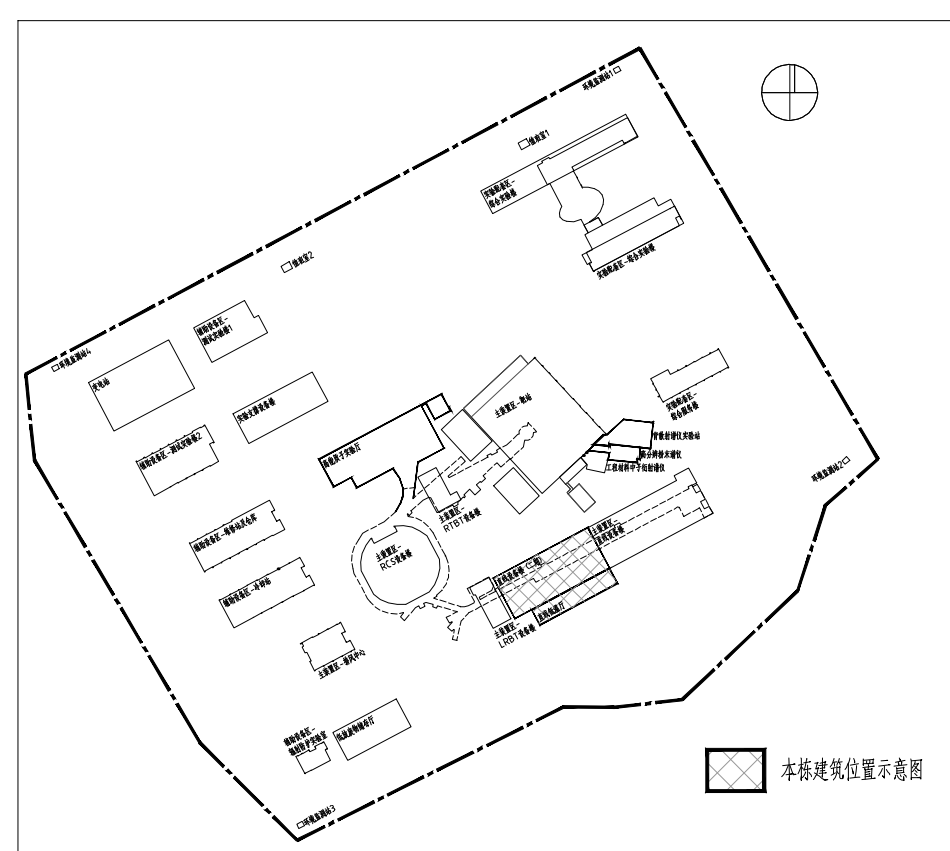
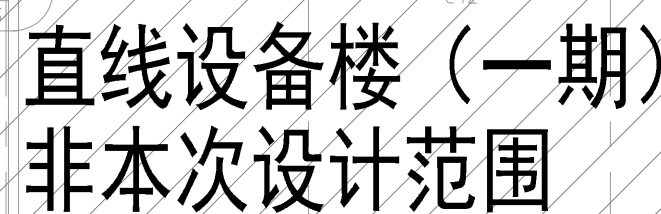
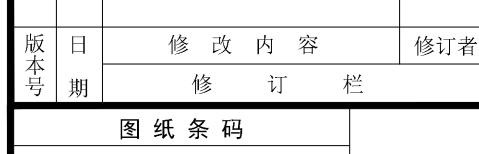


[illegible][illegible]

建设单位	中国科学院高能物理研究所				
工程名称	中国散裂中子源二期工程 勘察设计				
业务号	23-083	专业	建筑		
设计阶段	施工图				
图纸名称	直线设备楼《二期》及直线低温厂房 二层平面图				
图号	J-24-02			版本号	
出版日期	2024.05			序号	
版权所有者 不得复制、套用或公平					